


Profil podłużny kanalizacji ciśnieniowej
m.Nowa Ukta
rys. nr 2.3
odc. Tc15-Src2

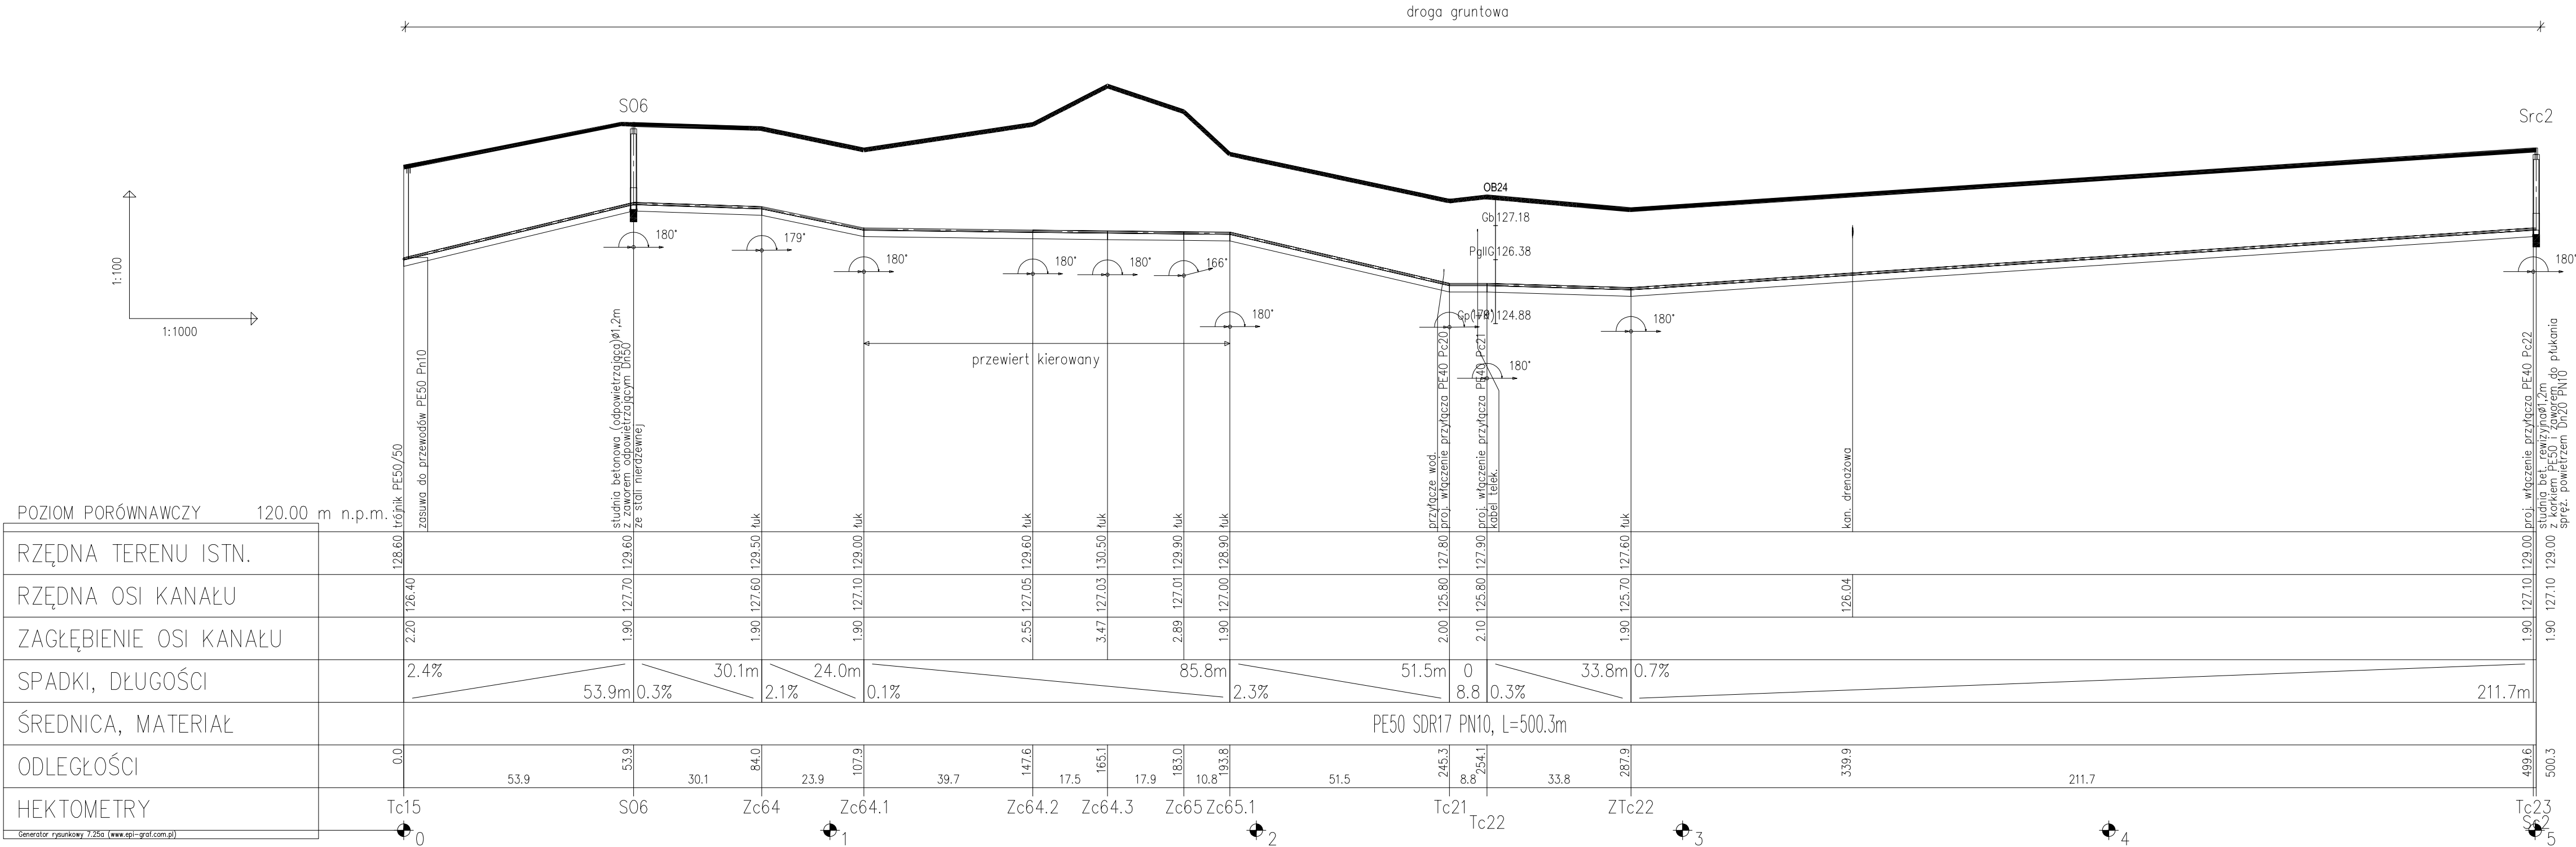

- UWAGI :
- w miejscach kolizji z istniejącym uzbrojeniem wykopy ręczne
 - sposób wykonania podsyпки i obсыпки patrz opis techniczny
 - zabezpieczyć słupy linii napowietrznych
 - wykopy wskopprzestrzenne umocnione
 - góry wjazdów studni dostosować do rzędnych terenu

BiurowyProjektowca: ELJOT	BiurowyProjektowca: "ELJOT" B.L.M.T. JAROSZ		BiurowyProjektowca: PB	
	Inwestor: Gmina Ruciane-Nida 12-220 Ruciane-Nida, Al. Wczasow 4		Inwestor: sanitarna	
Projektant: mgr inż. Marek Gohuski upr. nr 5112, 5339/Gd/92	Projektant: mgr inż. Marek Gohuski upr. nr 5112, 5339/Gd/92		Projektant: mgr inż. Marek Gohuski upr. nr 5112, 5339/Gd/92	
Opracowanie: mgr inż. Edyta Roska	Opracowanie: mgr inż. Edyta Roska		Opracowanie: mgr inż. Edyta Roska	
Wykonanie: mgr inż. Marek Gohuski upr. nr 5112, 5339/Gd/92	Wykonanie: mgr inż. Marek Gohuski upr. nr 5112, 5339/Gd/92		Wykonanie: mgr inż. Marek Gohuski upr. nr 5112, 5339/Gd/92	
Nazwa inwestycji: Budowa sieci kanalizacji sanitarnej w miejscowości Nowa Ukta, gm. Ruciane Nida		Nazwa inwestycji: Budowa sieci kanalizacji sanitarnej w miejscowości Nowa Ukta, gm. Ruciane Nida		Nazwa inwestycji: Budowa sieci kanalizacji sanitarnej w miejscowości Nowa Ukta, gm. Ruciane Nida
Data: 02.2010		Data: 02.2010		Data: 02.2010
Skala: 1:1000		Skala: 1:1000		Skala: 1:1000
Nr rysunku: 2.3		Nr rysunku: 2.3		Nr rysunku: 2.3