


Profil podłużny kanalizacji ciśnieniowej  
m.Nowa Ukta  
rys. nr 2.2  
odc. Tc4-Kc1

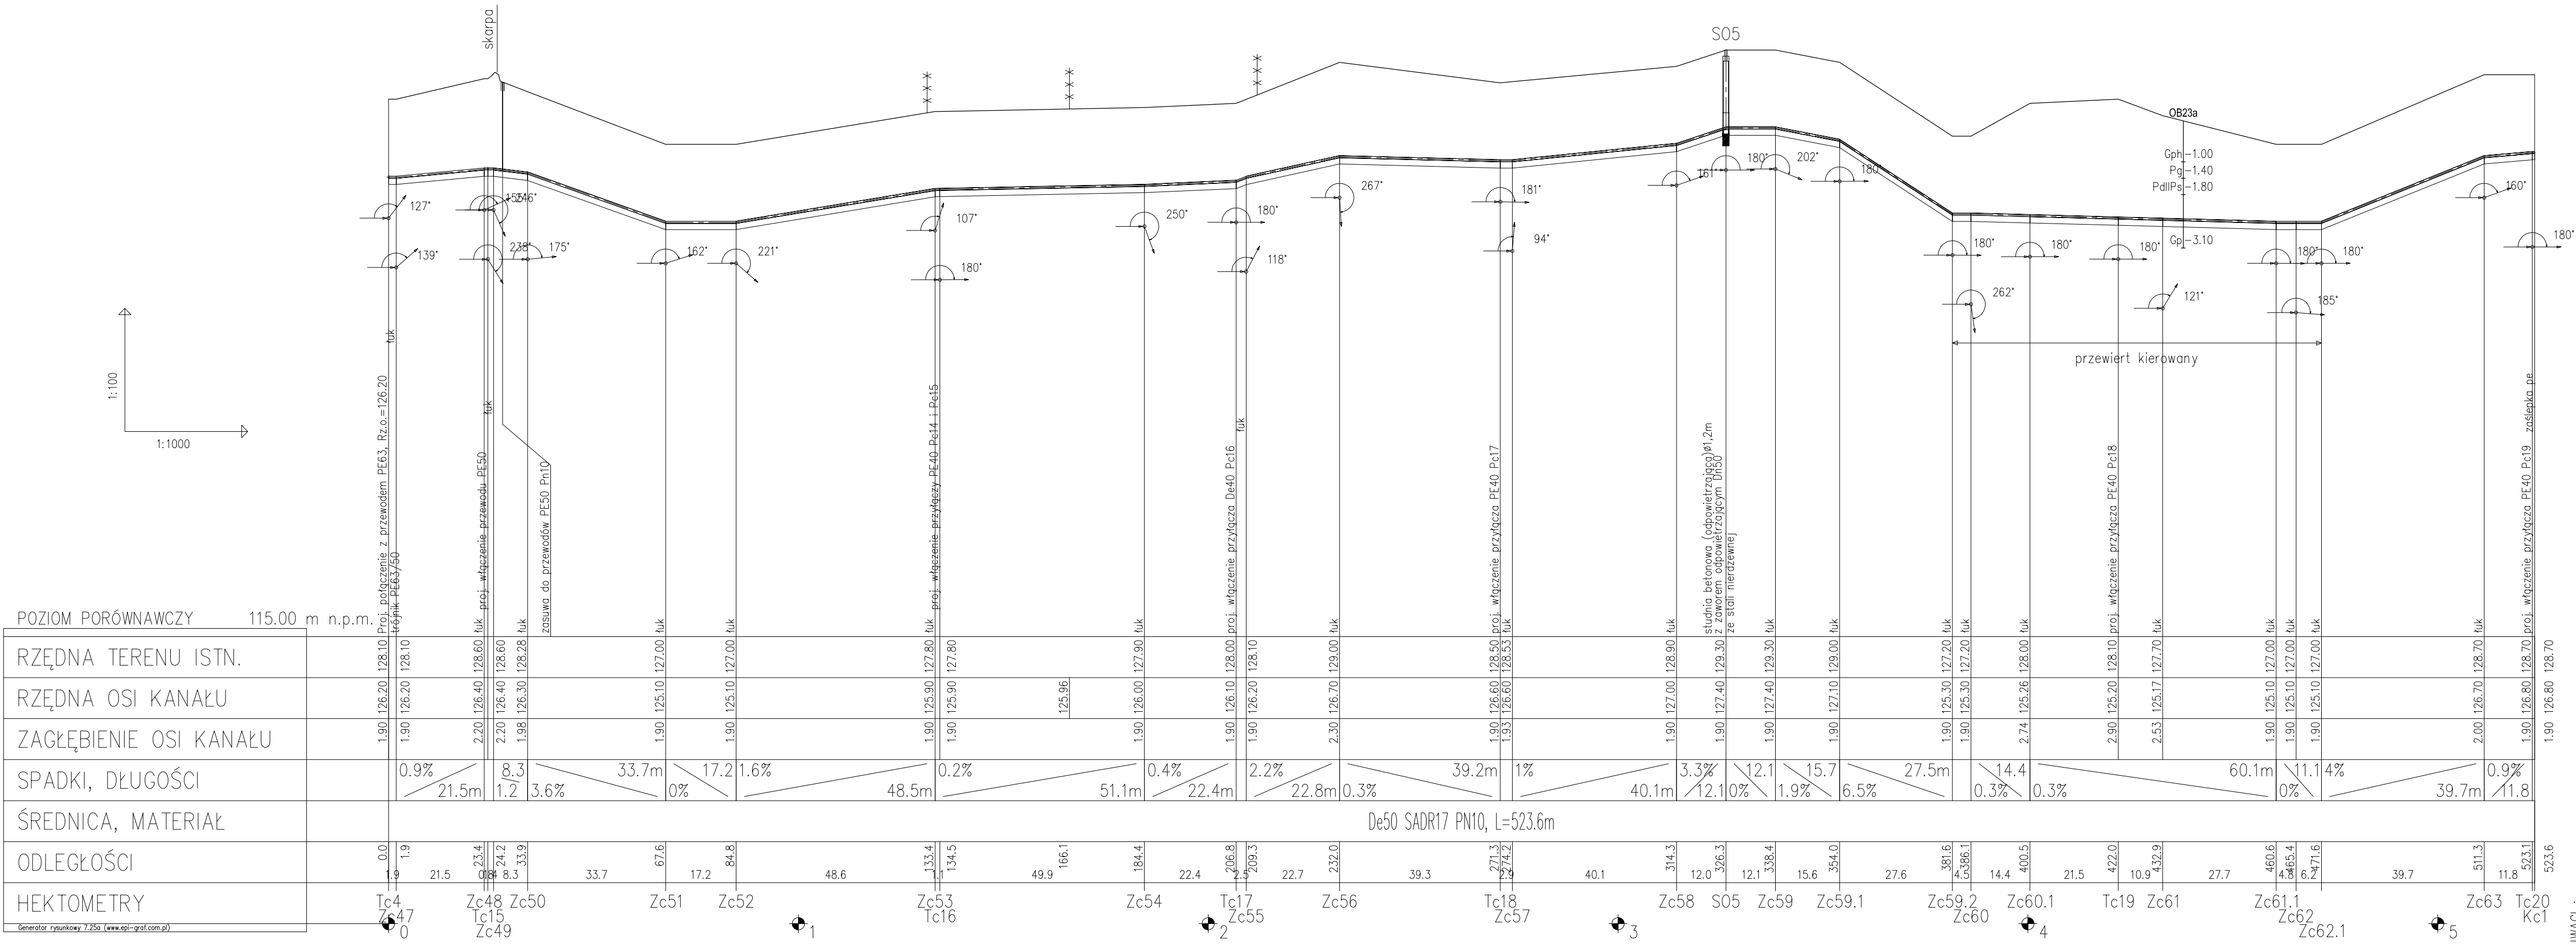

- UWAGI :
- w miejscach kolizji z istniejącym uzbrojeniem wykopy ręczne
  - sposób wykonania podsytki i obsypki patrz opis techniczny
  - zabezpieczyć słupy linii napowietrznych
  - wykopy woskorzeźnić umocnione
  - góry wlotów studni dostosować do rzędnych terenu

<b>ELJOT</b>	Biuro Projektowe: "ELJOT" B.L.M.T.JAROSZ		Jacek: PB	
	Inwestor: Gmina Ruciane-Nida		Pracownik: sanitarna	
projektował: mgr inż. Marek Goliński upr. nr 5112.5339/Gd92	nazwa inwestycji: Budowa sieci kanalizacji sanitarnej w miejscowości Nowa Ukta, gm. Ruciane Nida		data: 02.2010	
	opracowanie: mgr inż. Eryk Roska		skala: 1:1000	
wykonał: mgr inż. Ryszard Musiał upr. nr 536/Gd72	nazwa rysunku: Profil podłużny kanalizacji ciśnieniowej Tc4-Kc1		nr rysunku: 2.2	