
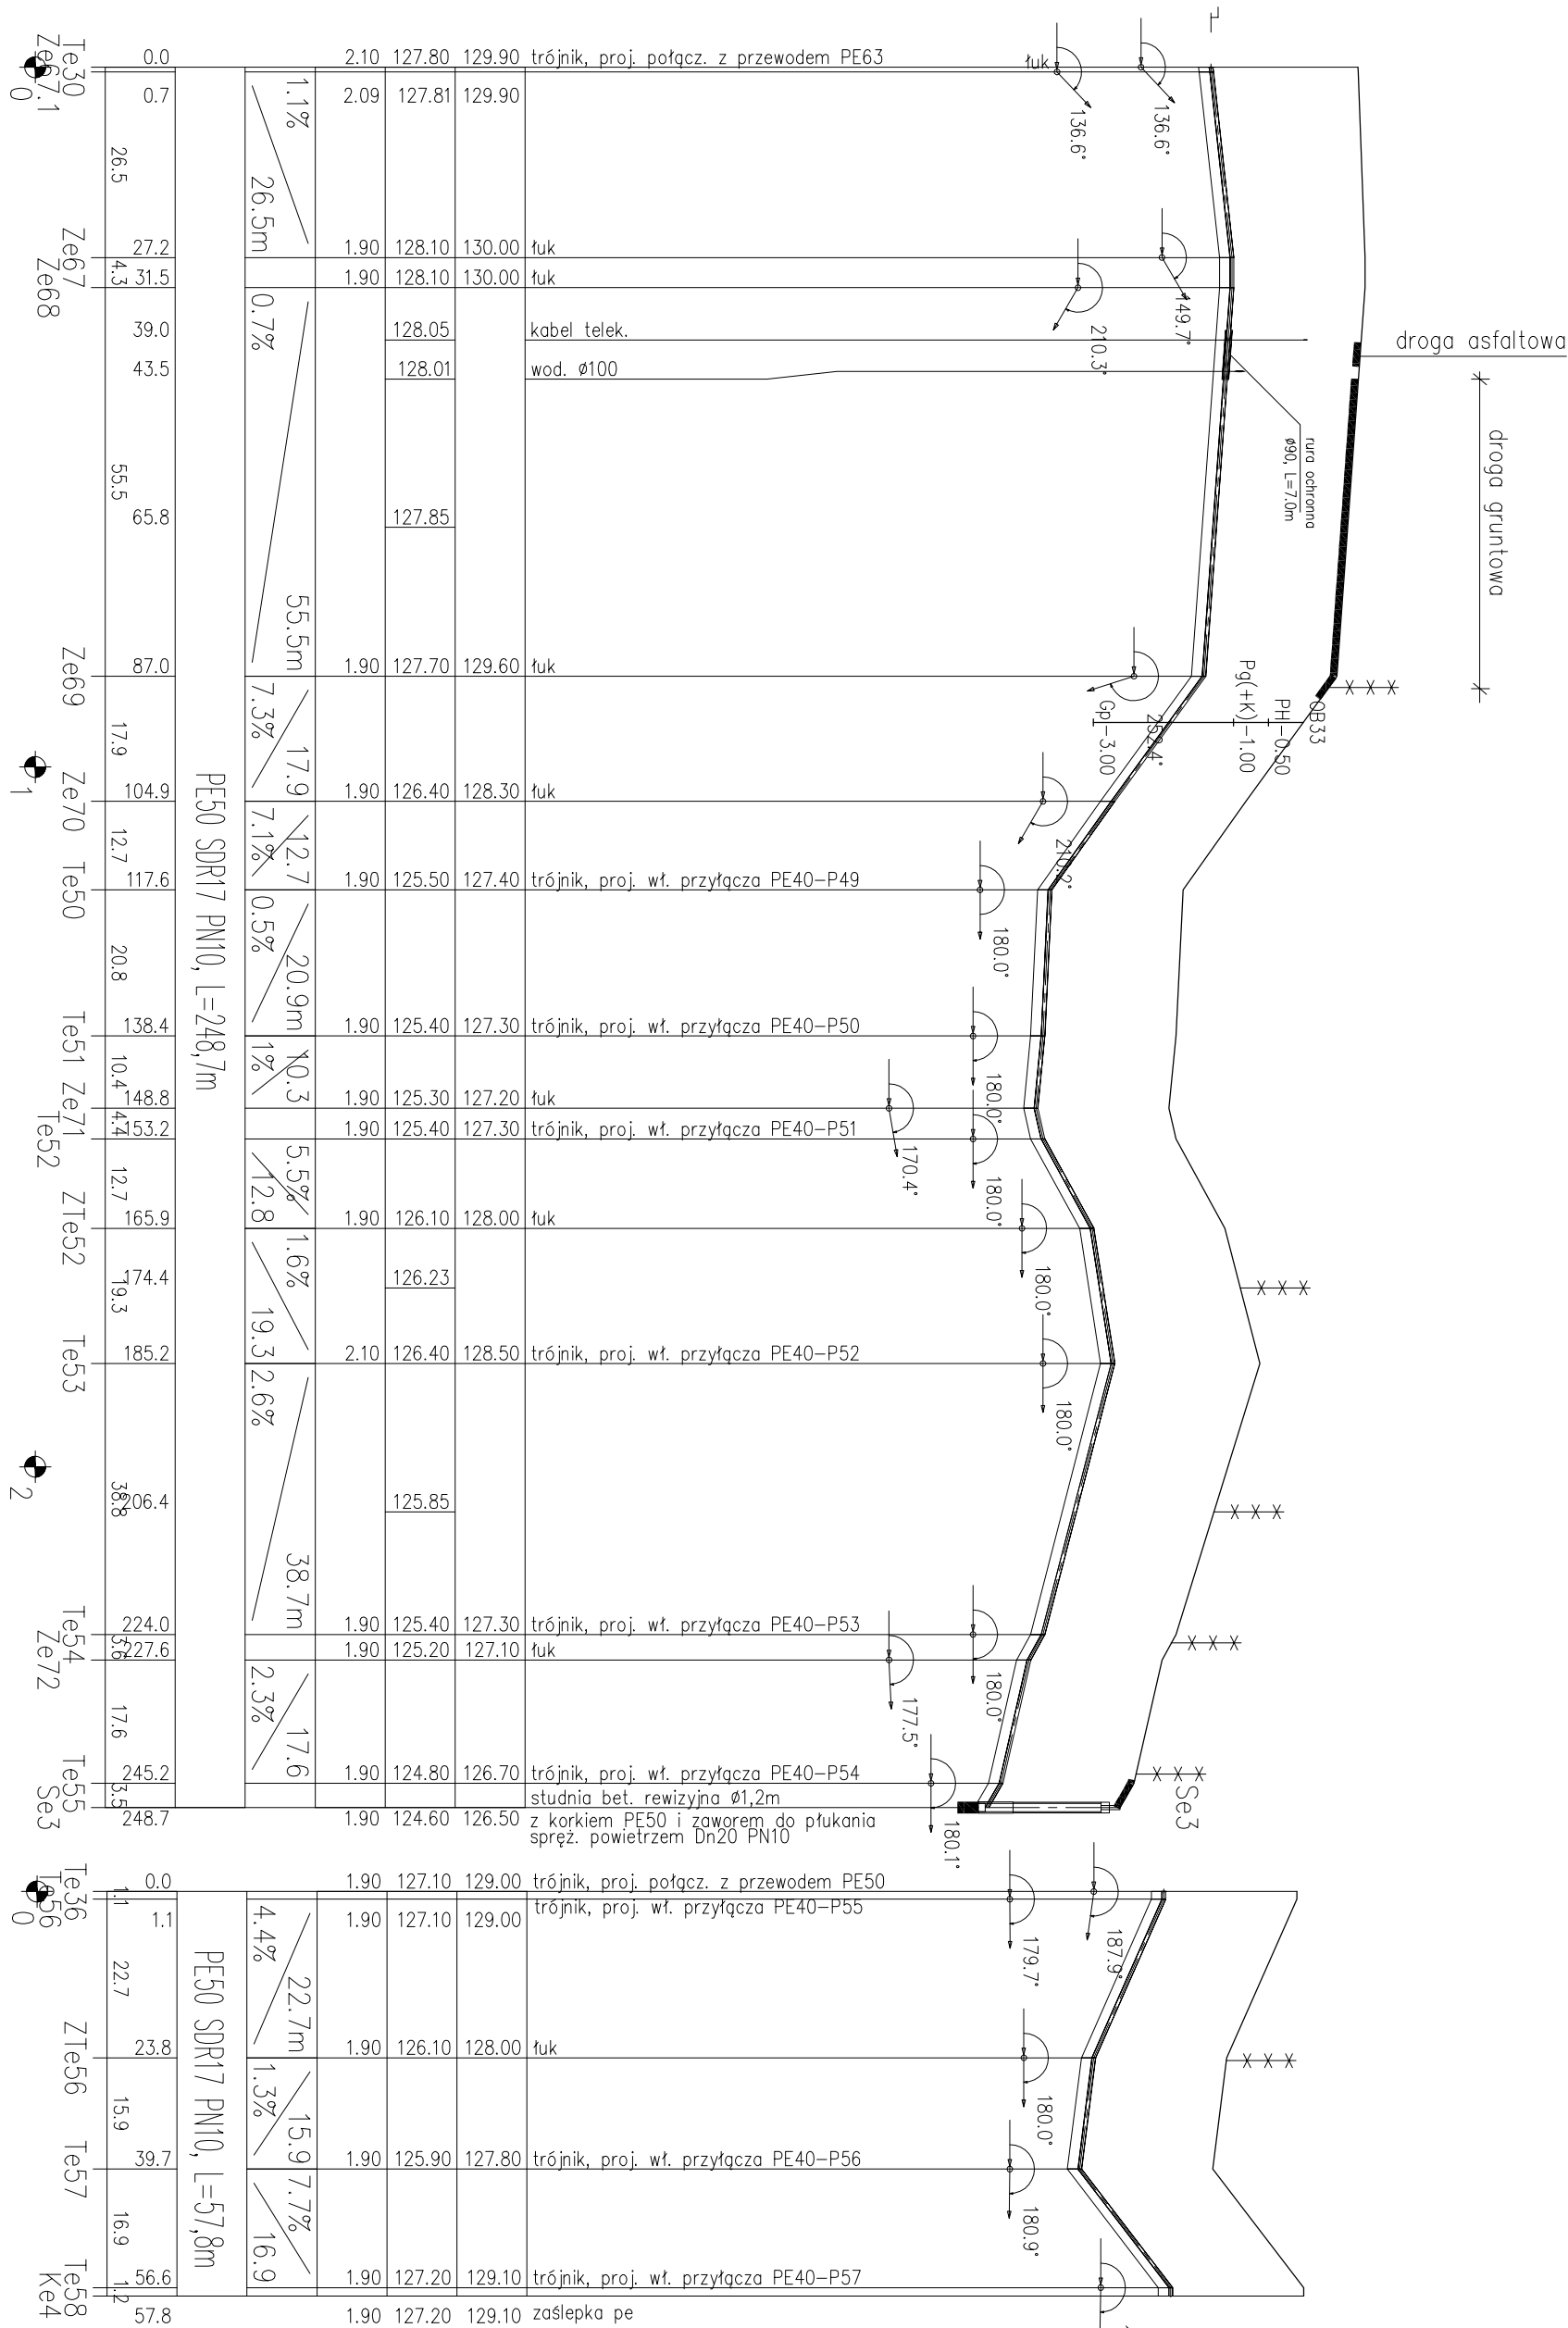


Profil podłużny kanalizacji ciśnieniowej
m. Gałkowo, Zameczek
rys. nr 2.3
odc. Te22-Te49
Te30-Se3
Te36-Ke4

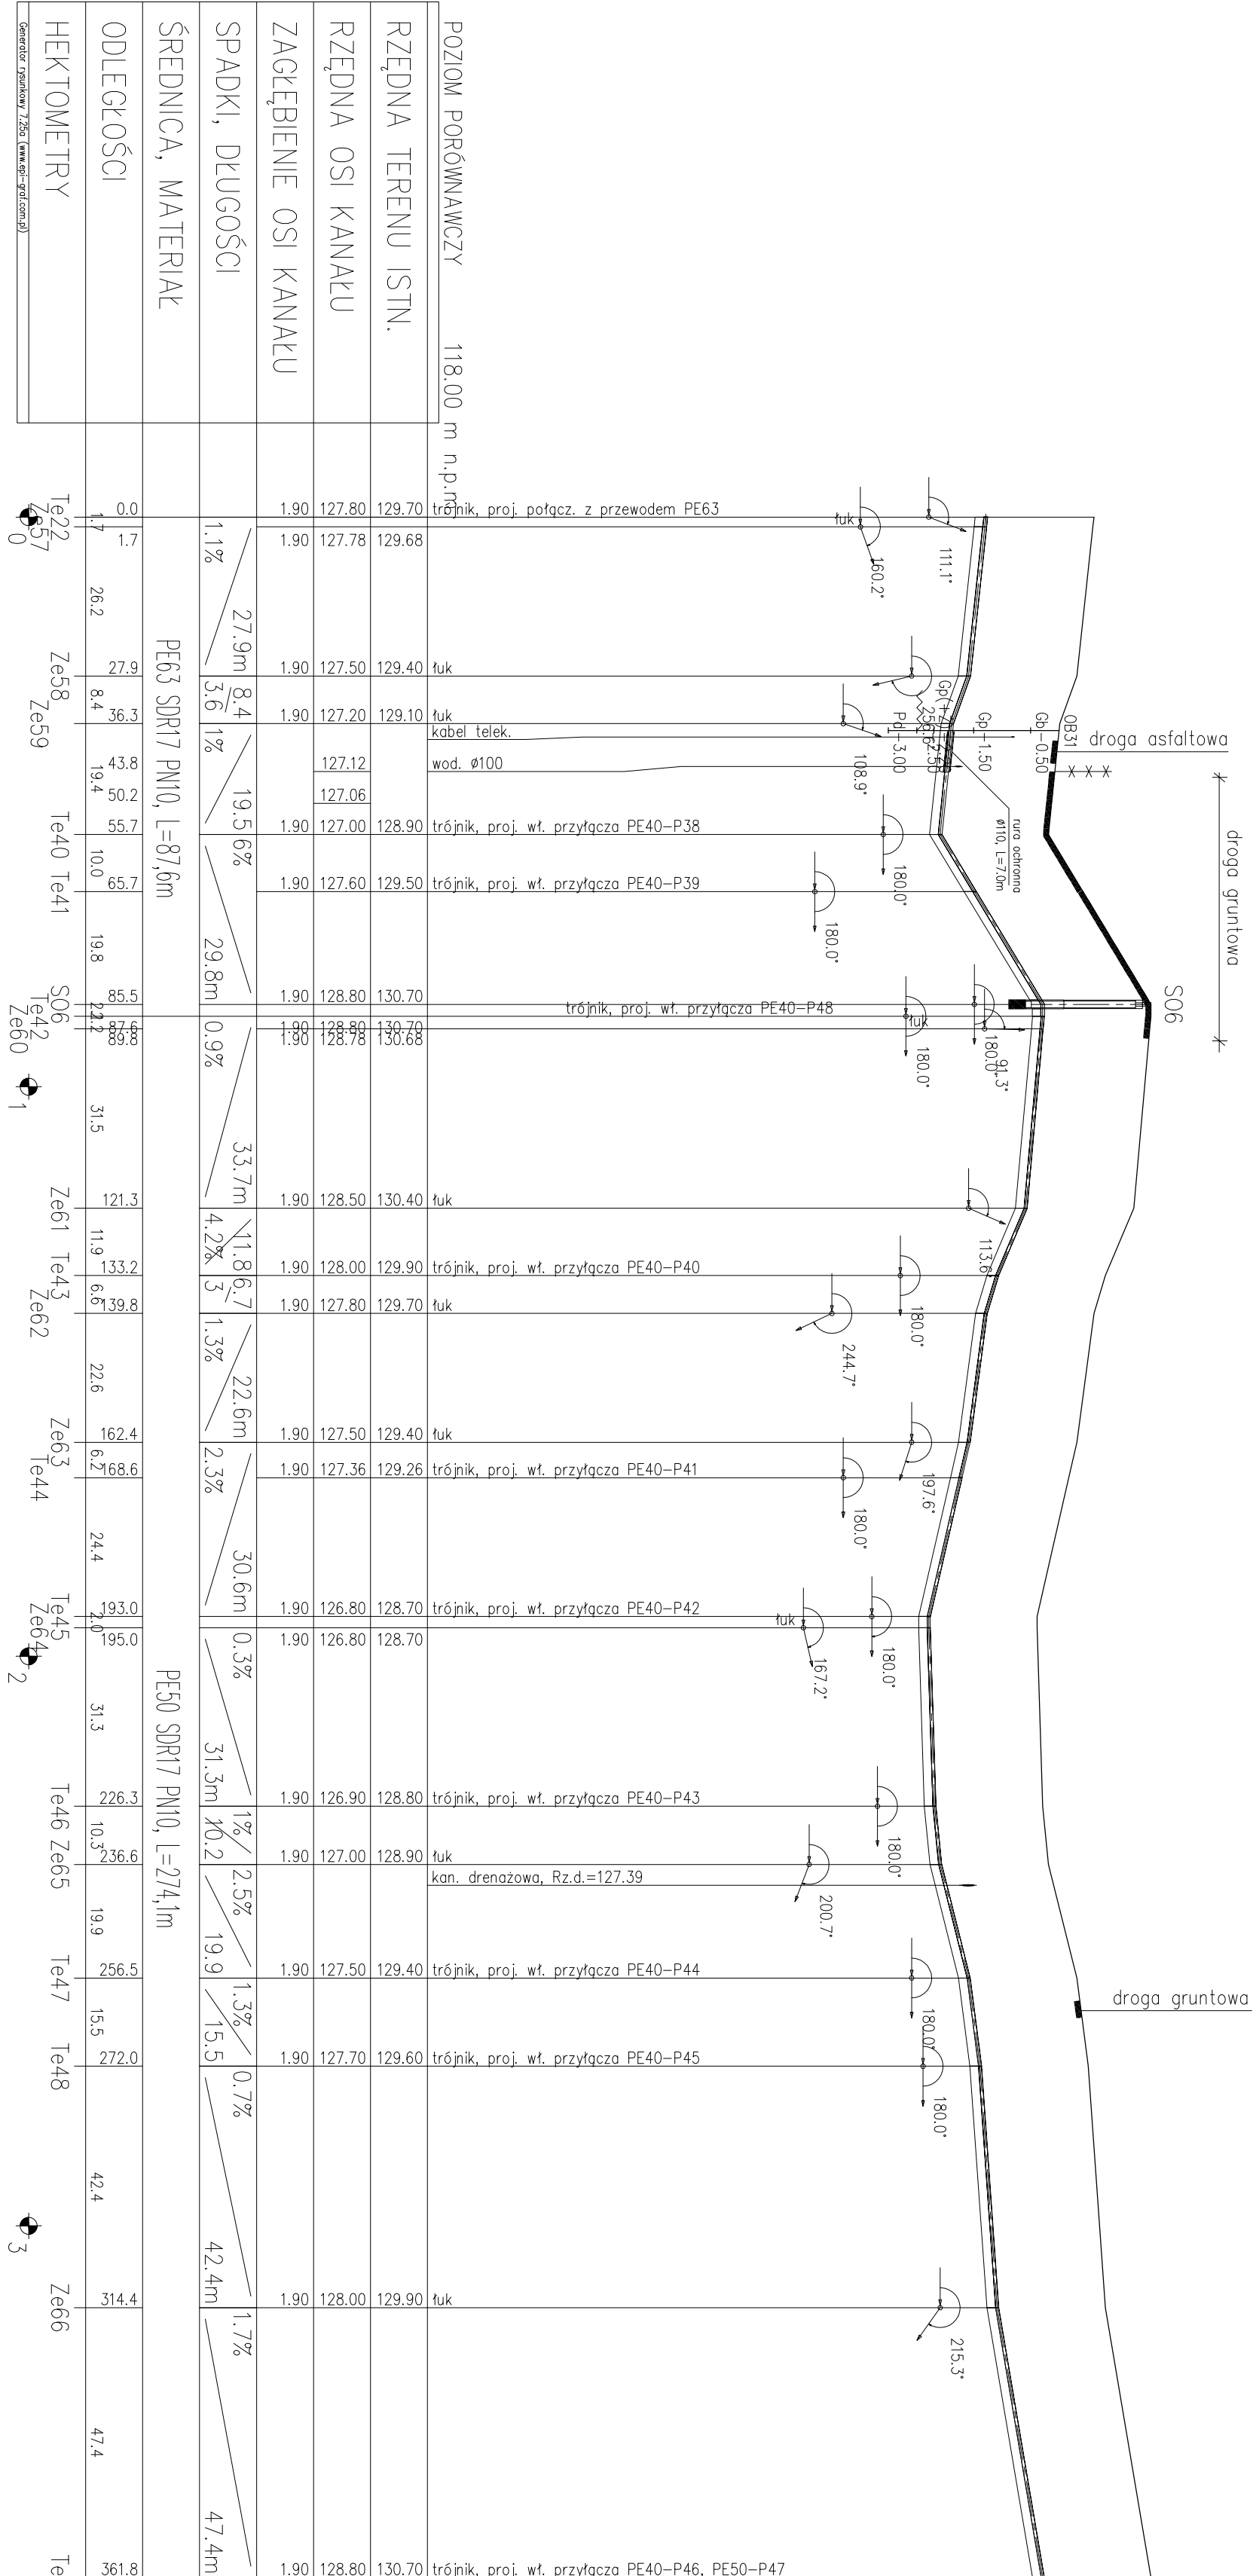

- UWAGI :
- w miejscach kolizji z istniejącym uzbrojeniem wykopy ręczne
 - sposób wykonania podsytki i obсыпки patrz opis techniczny
 - zabezpieczyć słupy linii napowietrznych
 - wykopy woskoprzestrzenne umocnione
 - góry wjazdów studni dostosować do rzędnych terenu

Biuro Projektowe: "ELJOT" B.L.M.T. JAROSZ		faza: PB	
Inwestor: Gmina Ruciane-Nida 12-220 Ruciane-Nida, Al. Wczasów 4		brunża: sanitarna	
projektował: mgr inż. Marek Goliński upr. nr 5112, 5339/Gd92	podpisz:	data: 03.2010	
opracowanie: mgr inż. Edyta Rosłon	nazwa inwestycji: Budowa sieci kanalizacji sanitarnej w miejscowości Gałkowo, Zameczek, gm. Ruciane Nida		skala: 1:1000
sprawdzający: mgr inż. Ryszard Musiał upr. nr 256/Gd72	nazwa rysunku: Profil podłużny kanalizacji ciśnieniowej		nr rysunku: 2.3