


Profil podłużny kanalizacji ciśnieniowej
m. Galkowo, Zameczek
rys. nr 2.1
odc. Te1-Se1
Te6-Te6.1

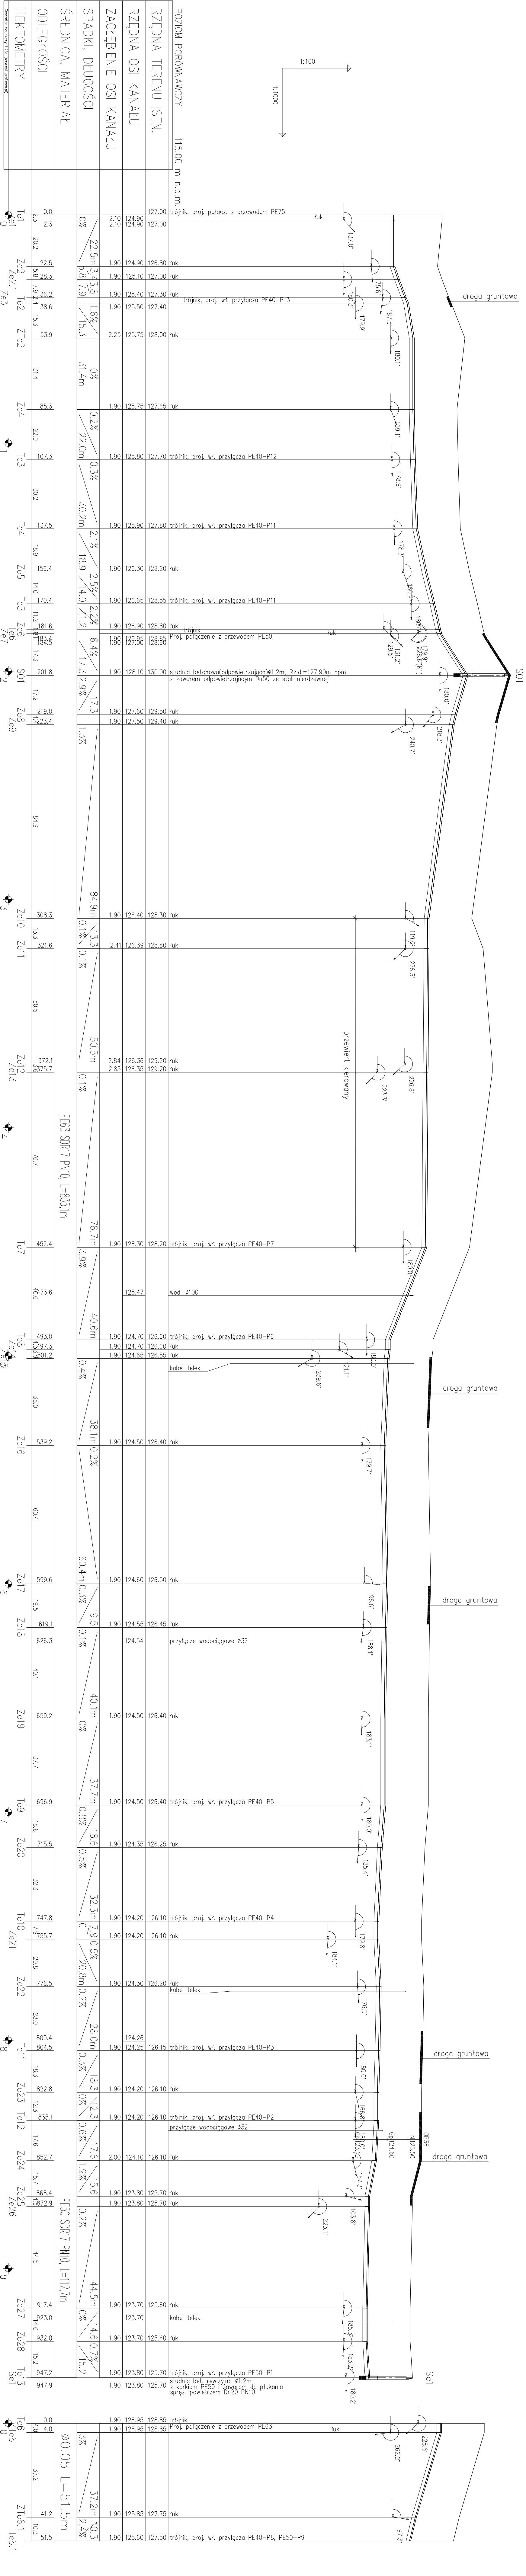

UWAGI :

- w miejscach kolizji z istniejącym uzbrojeniem wykopy ręczne
- sposób wykonania podsypki i obсыпки patrz opis techniczny
- zabezpieczyć słupy linii napowietrznych
- wykopy wóskoprzestrzenne umocnione
- góry wózków studni dostosować do rzędnych terenu

Biuro Projektowe: "ELJOT" B.L.M.T. JAROSZ		firma: PB	
Investor: Gmina Ruciane-Nida 12-220 Ruciane-Nida, Al. Wczasów 4		branża: sanitarna	
projektował: mgr inż. Marek Gólnicki upr. nr 5112-5339/G4/92	podpisy: nazwa inwestycji: Budowa sieci kanalizacji sanitarnej w miejscowości Galkowo, Zameczek, gm. Ruciane Nida	data: 03.2010	skala: 1:1000
opracowanie: mgr inż. Eryka Rodak	nazwa rysunku: Profil podłużny kanalizacji ciśnieniowej	nr rysunku: 2.1	
sprawdzający: mgr inż. Ryszard Musiał upr. nr 286/G4/72			